

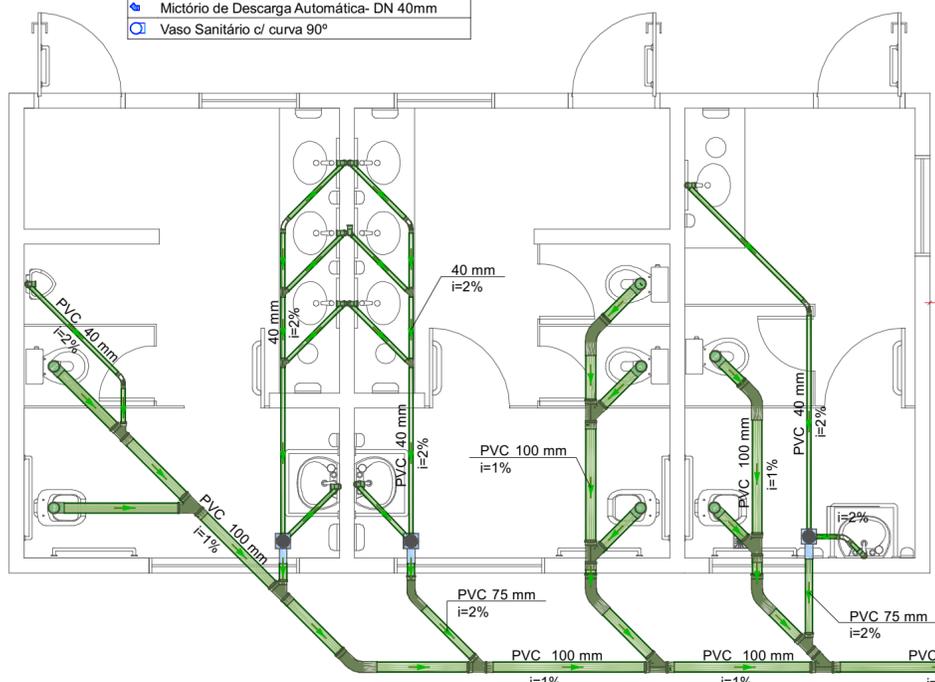


- Legenda - TÉRREO**
- Caixa Sifonada
 - Curva 45 Longa para Esgoto Sanitário
 - Curva 45 longa Amanco
 - Junção simples
 - Lavatório Residencial com sifão
 - Mictório de Descarga Automática- DN 40mm
 - Vaso Sanitário c/ curva 90°


- Legenda de condutos - TÉRREO**
- Esgoto

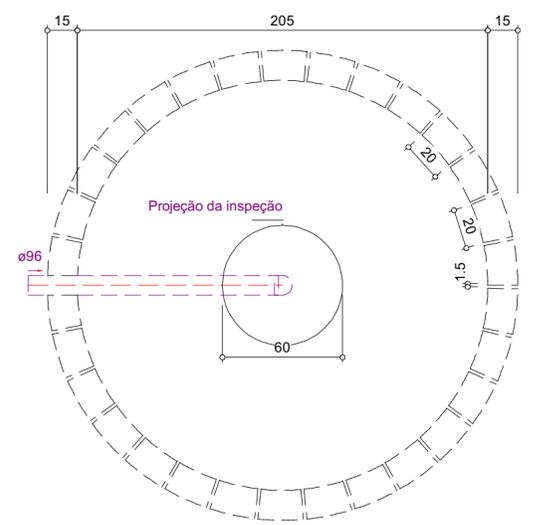


PLANTA BAIXA SANITÁRIO TÉRREO
ESCALA 1:50

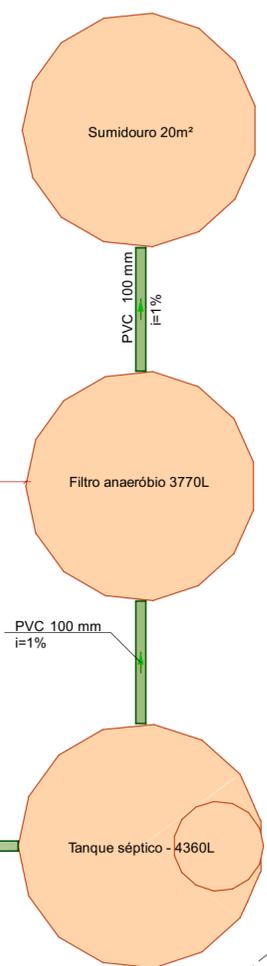


Sumidouro - TÉRREO
Planta baixa - ESC. 1:25

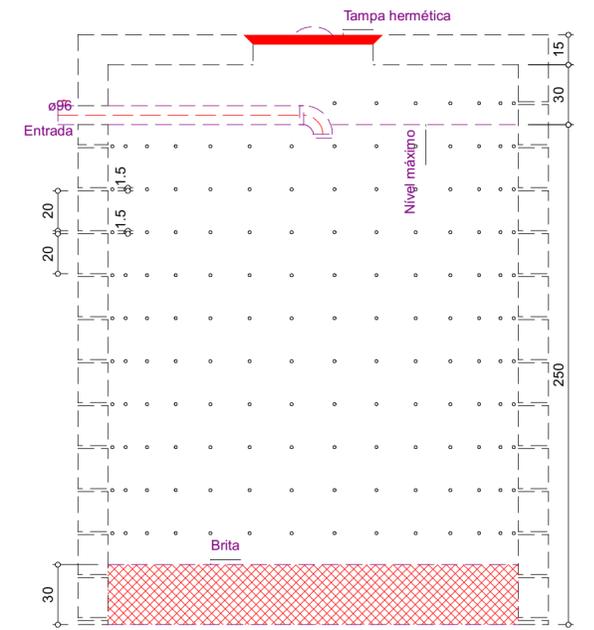


Sumidouro - TÉRREO
Corte 1 - ESC. 1:25

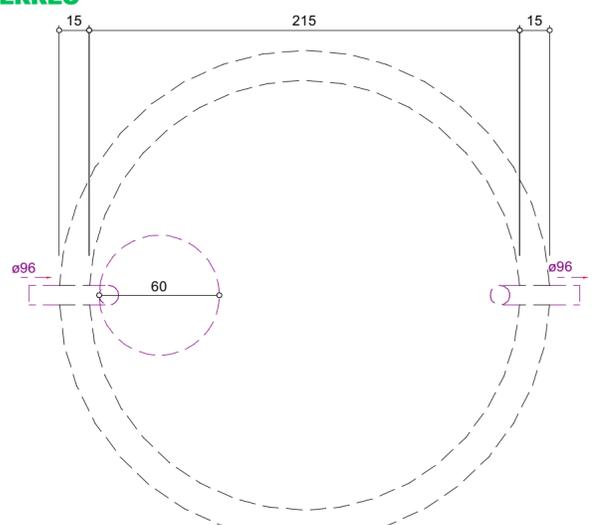


Tanque séptico - TÉRREO
Planta baixa - ESC. 1:25

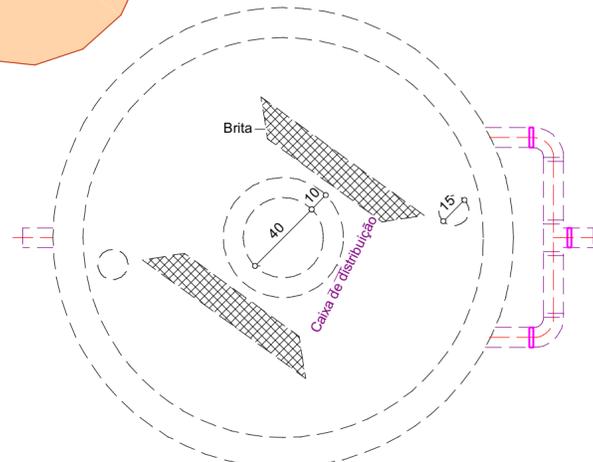


Filtro anaeróbio - TÉRREO
Planta baixa - ESC. 1:25

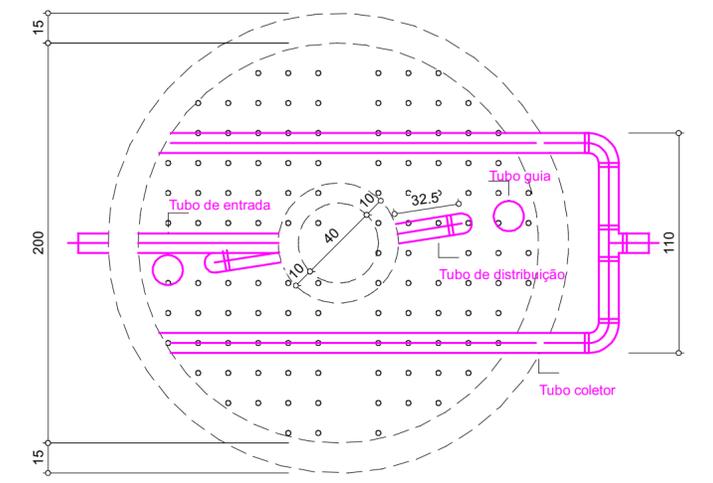

Filtro anaeróbio - TÉRREO
Corte 2 - ESC. 1:25

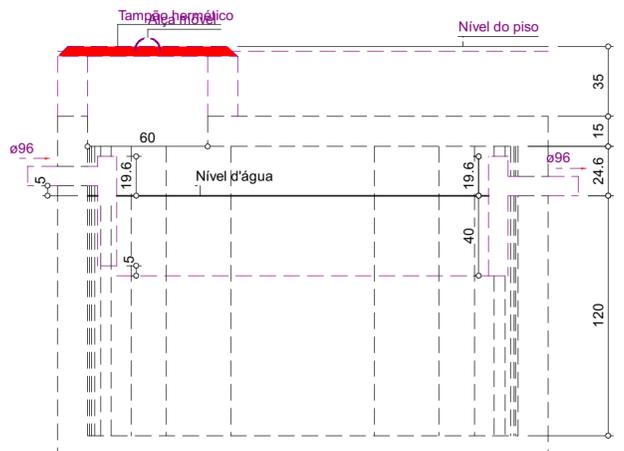

Tanque séptico - TÉRREO
Corte 1 - ESC. 1:25

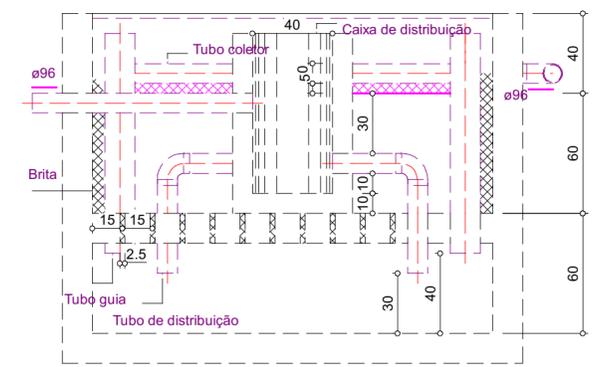

Filtro anaeróbio - TÉRREO
Corte 1 - ESC. 1:25

	PROJETO: Sanitários Escola	DATA: 29/04/2024
	CONTEÚDO: Projeto Sanitário	ESCALA: Indicada
ENDEREÇO: Rua do Comércio, 100, Centro, Paulo Bento - RS.		PROPRIETÁRIO: E.E.E. Médio Cel. Raul Barbosa
RESPONSÁVEL TÉCNICO: Lucas Felipe Dassoler CREA-RS 243705	PRANCHA: 04/05	