



Legenda das indicações - TÉRREO	
LV	Lavatório com Te de 90° - 25 mm - 1/2"
LV	Lavatório com Joelho de 90° - 25 mm - 1/2"
MIC	Mictório s/sifão, c/Registro de pressão, com Joelho de 90° - 25 mm - 1/2"
RG	Registro de gaveta c/canopla cromada c/PVC soldável - 3/4"
RP	Registro de pressão c/ canopla cromada - 3/4"
VS	Vaso sanitário com caixa acoplada - 3/4"

Legenda - TÉRREO	
	Registro de gaveta c/canopla cromada c/PVC soldável
	Registro de pressão c/ canopla cromada

Legenda de condutos - TÉRREO	
	Água fria

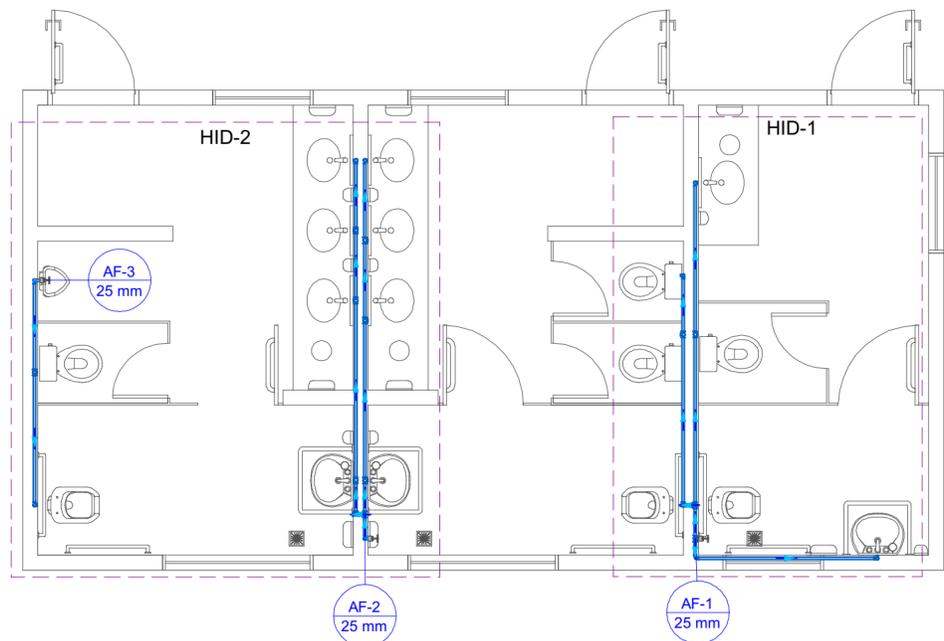


**PLANTA BAIXA HIDRÁULICO TÉRREO**  
ESCALA 1:50

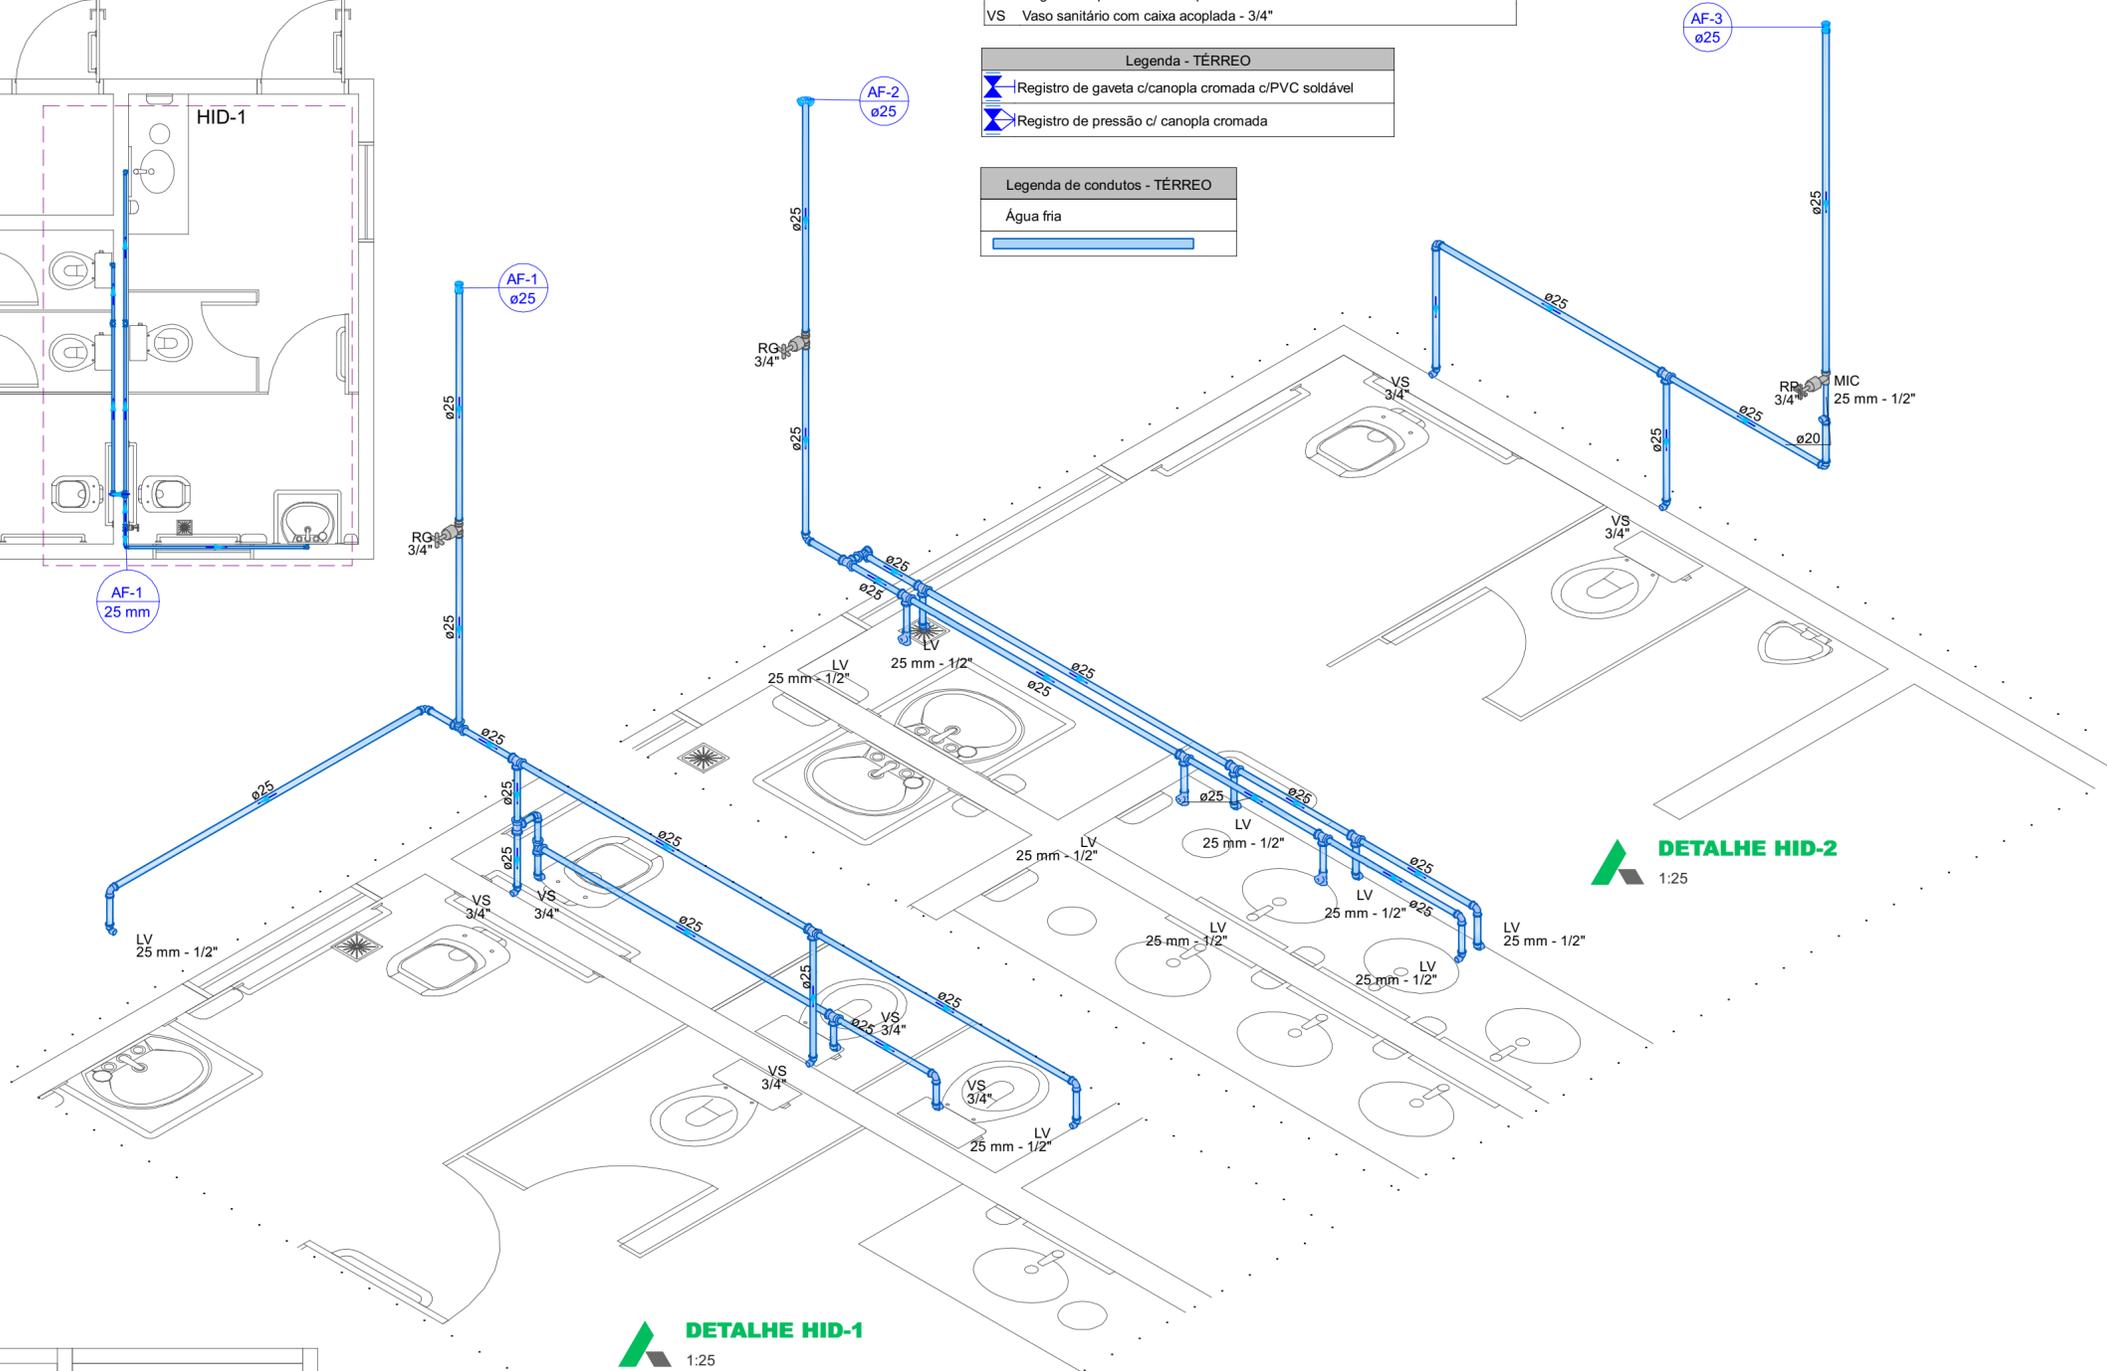

**DETALHE HID-2**  
1:25

**DETALHE HID-1**  
1:25

**PLANTA BAIXA HIDRÁULICO COBERTURA**  
ESCALA 1:50

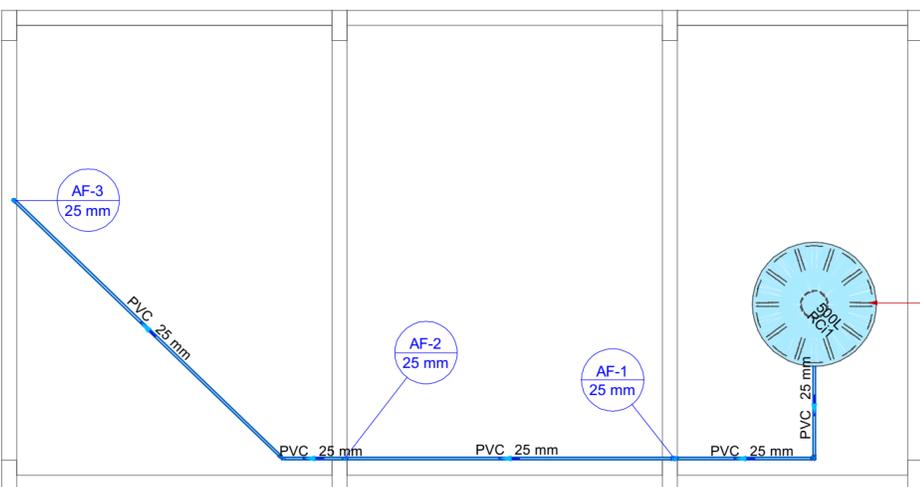

Alimentação vem da rede de abastecimento de água existente

	PROJETO: <b>Sanitários Escola</b>	DATA: 29/04/2024
	CONTEÚDO: <b>Projeto Hidráulico</b>	ESCALA: Indicada
ENDEREÇO: Rua do Comércio, 100, Centro, Paulo Bento - RS.		PROPRIETÁRIO: E.E.E. Médio Cel. Raul Barbosa
RESPONSÁVEL TÉCNICO: Lucas Felipe Dassoler CREA-RS 243705	PRANCHA: 05/05	